

令和6年度繰越公共下水道マンホール継手耐震改修工事その1

設 計 図

令和7年4月


南箕輪村役場 建設水道課

令和6年度繰越公共下水道マンホール継手耐震改修工事その1

目次



図面名称	縮尺	枚数
位置図	1:5,000	1
平面図	1:1,000	1
耐震化工法標準図・保安設備図	図示	1

縮尺 1:5000

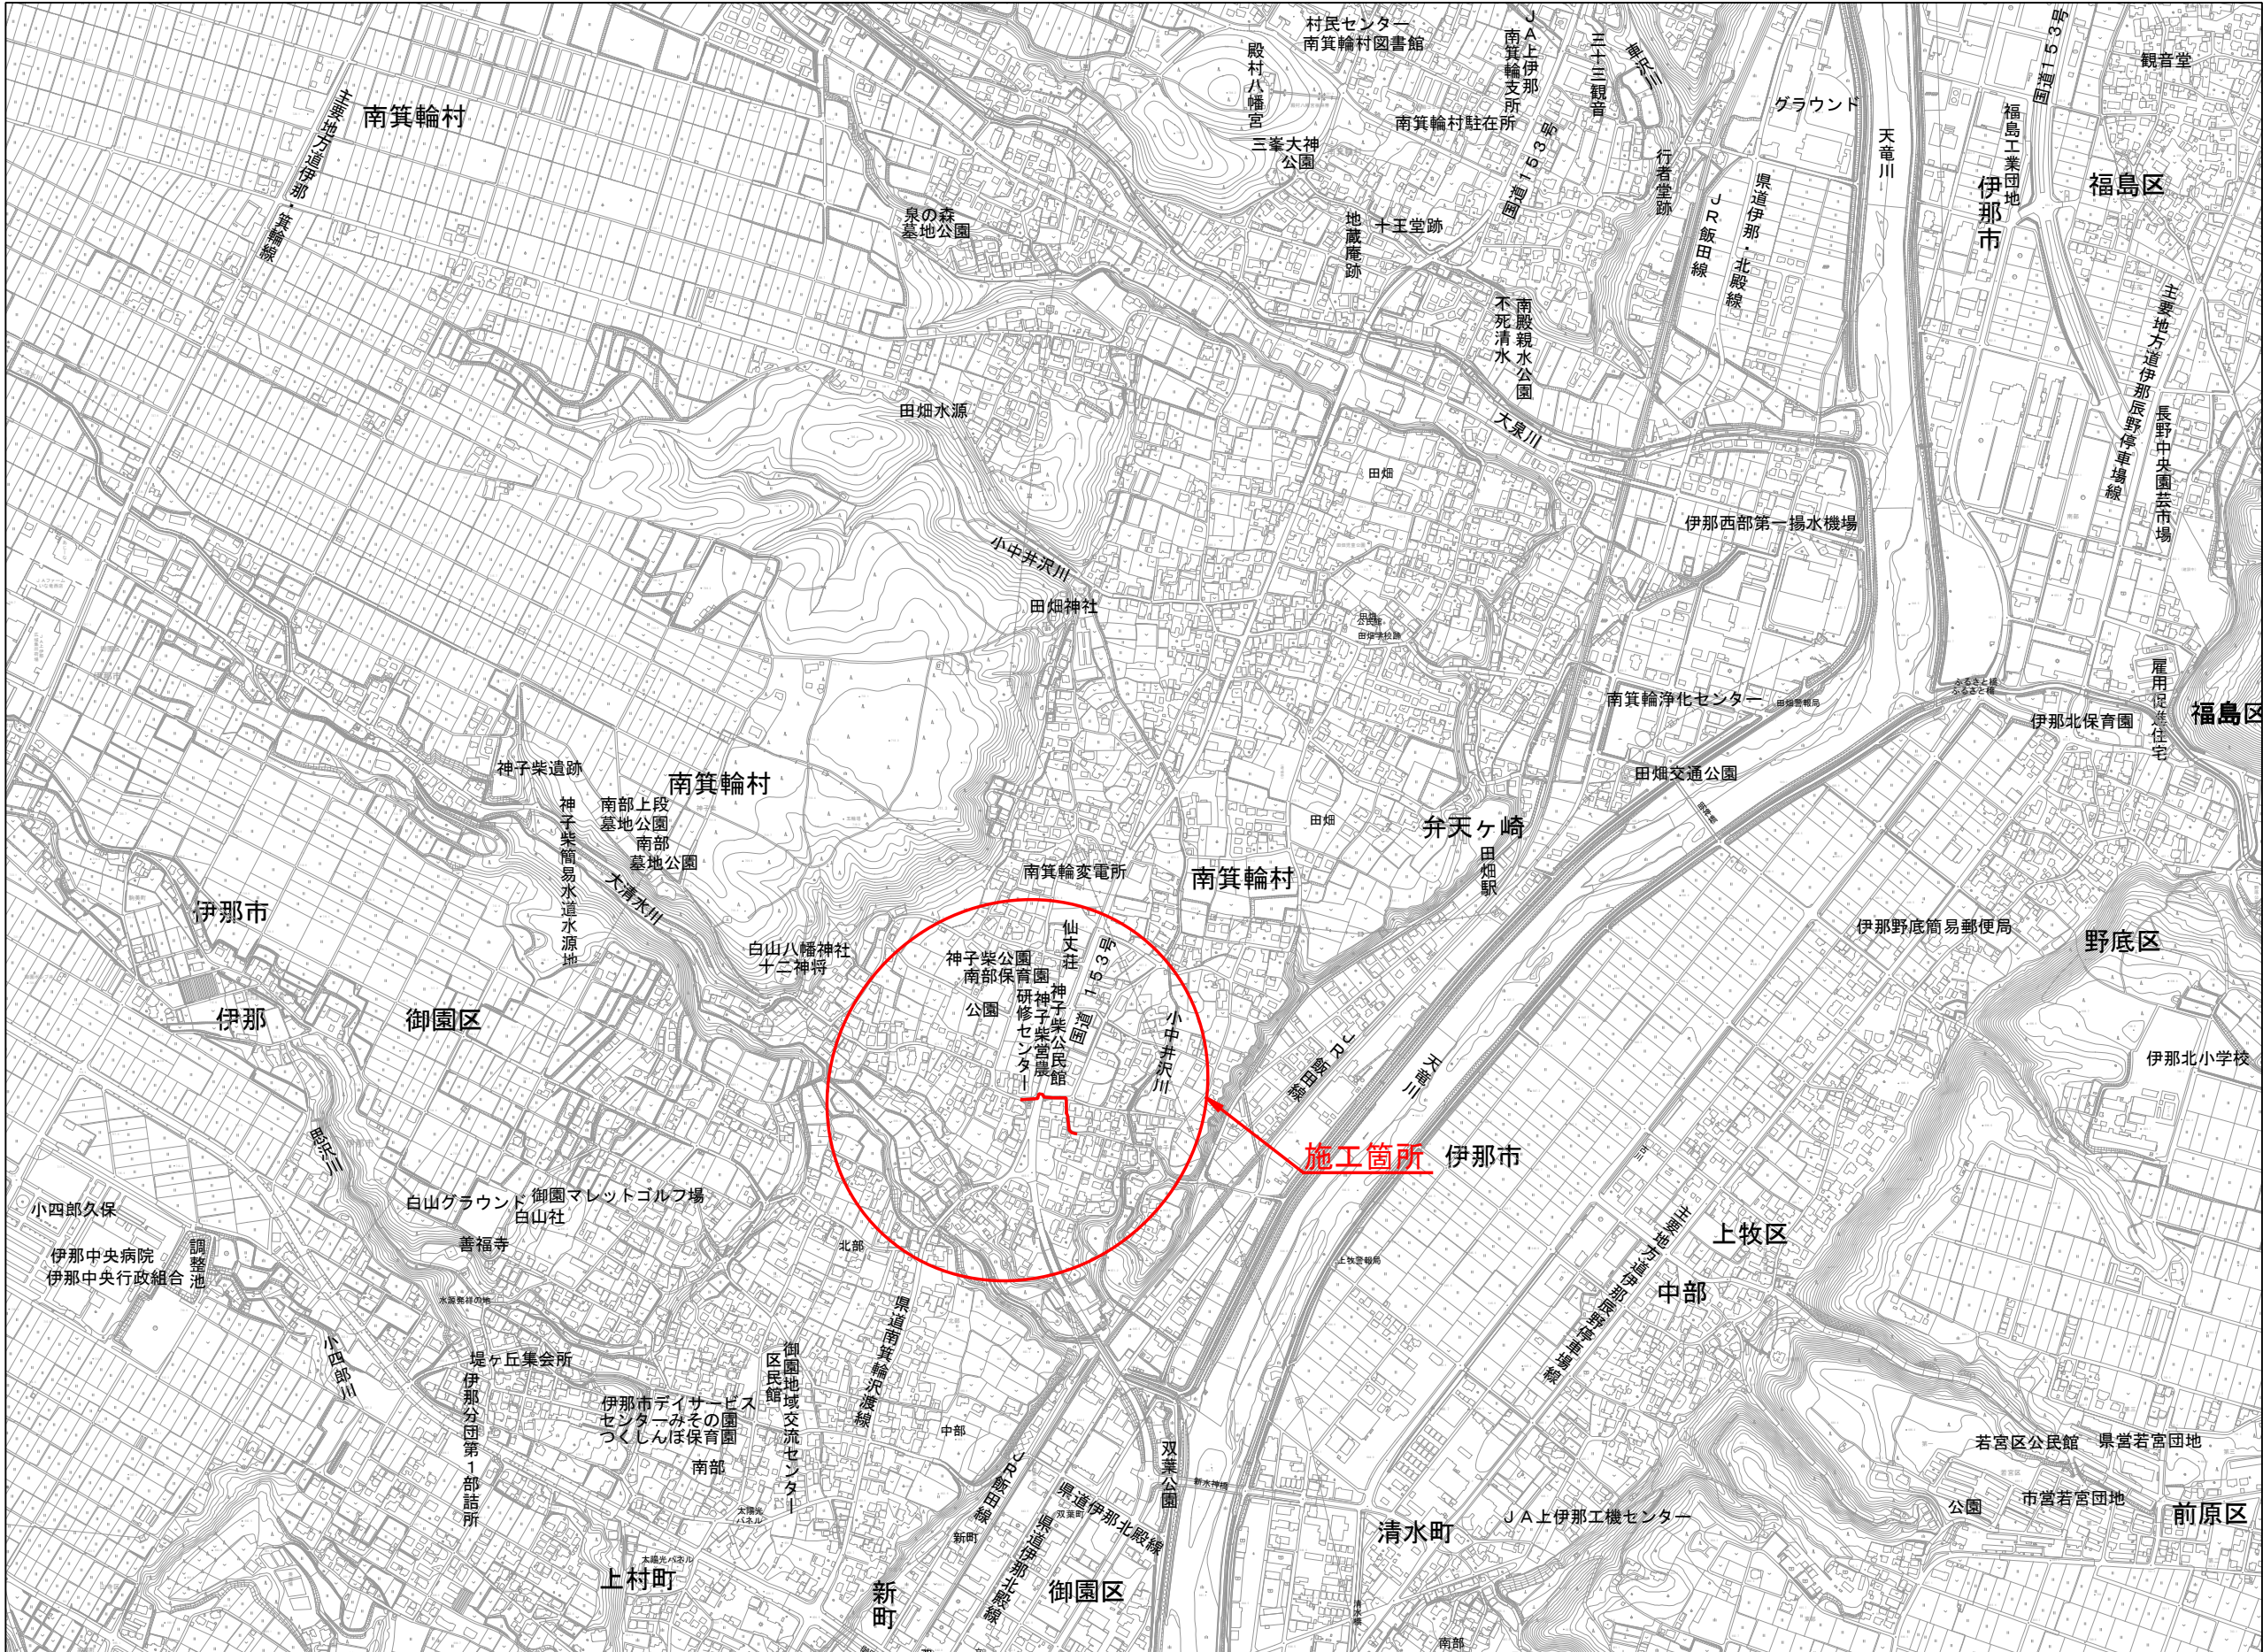

令和6年度繰越公共下水道 マンホール継手耐震改修工事その1			
位 置 図		縮尺 1：5000	
第 Ⅱ 区			
上伊那郡南箕輪村神子柴			
村長		課長	
照 査	設 計	製 図	
図面番号		全 3 葉中之 1 号	
南 箕 輪 村 役 場			

平面図 縮尺 1 : 1000

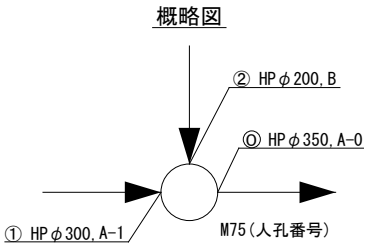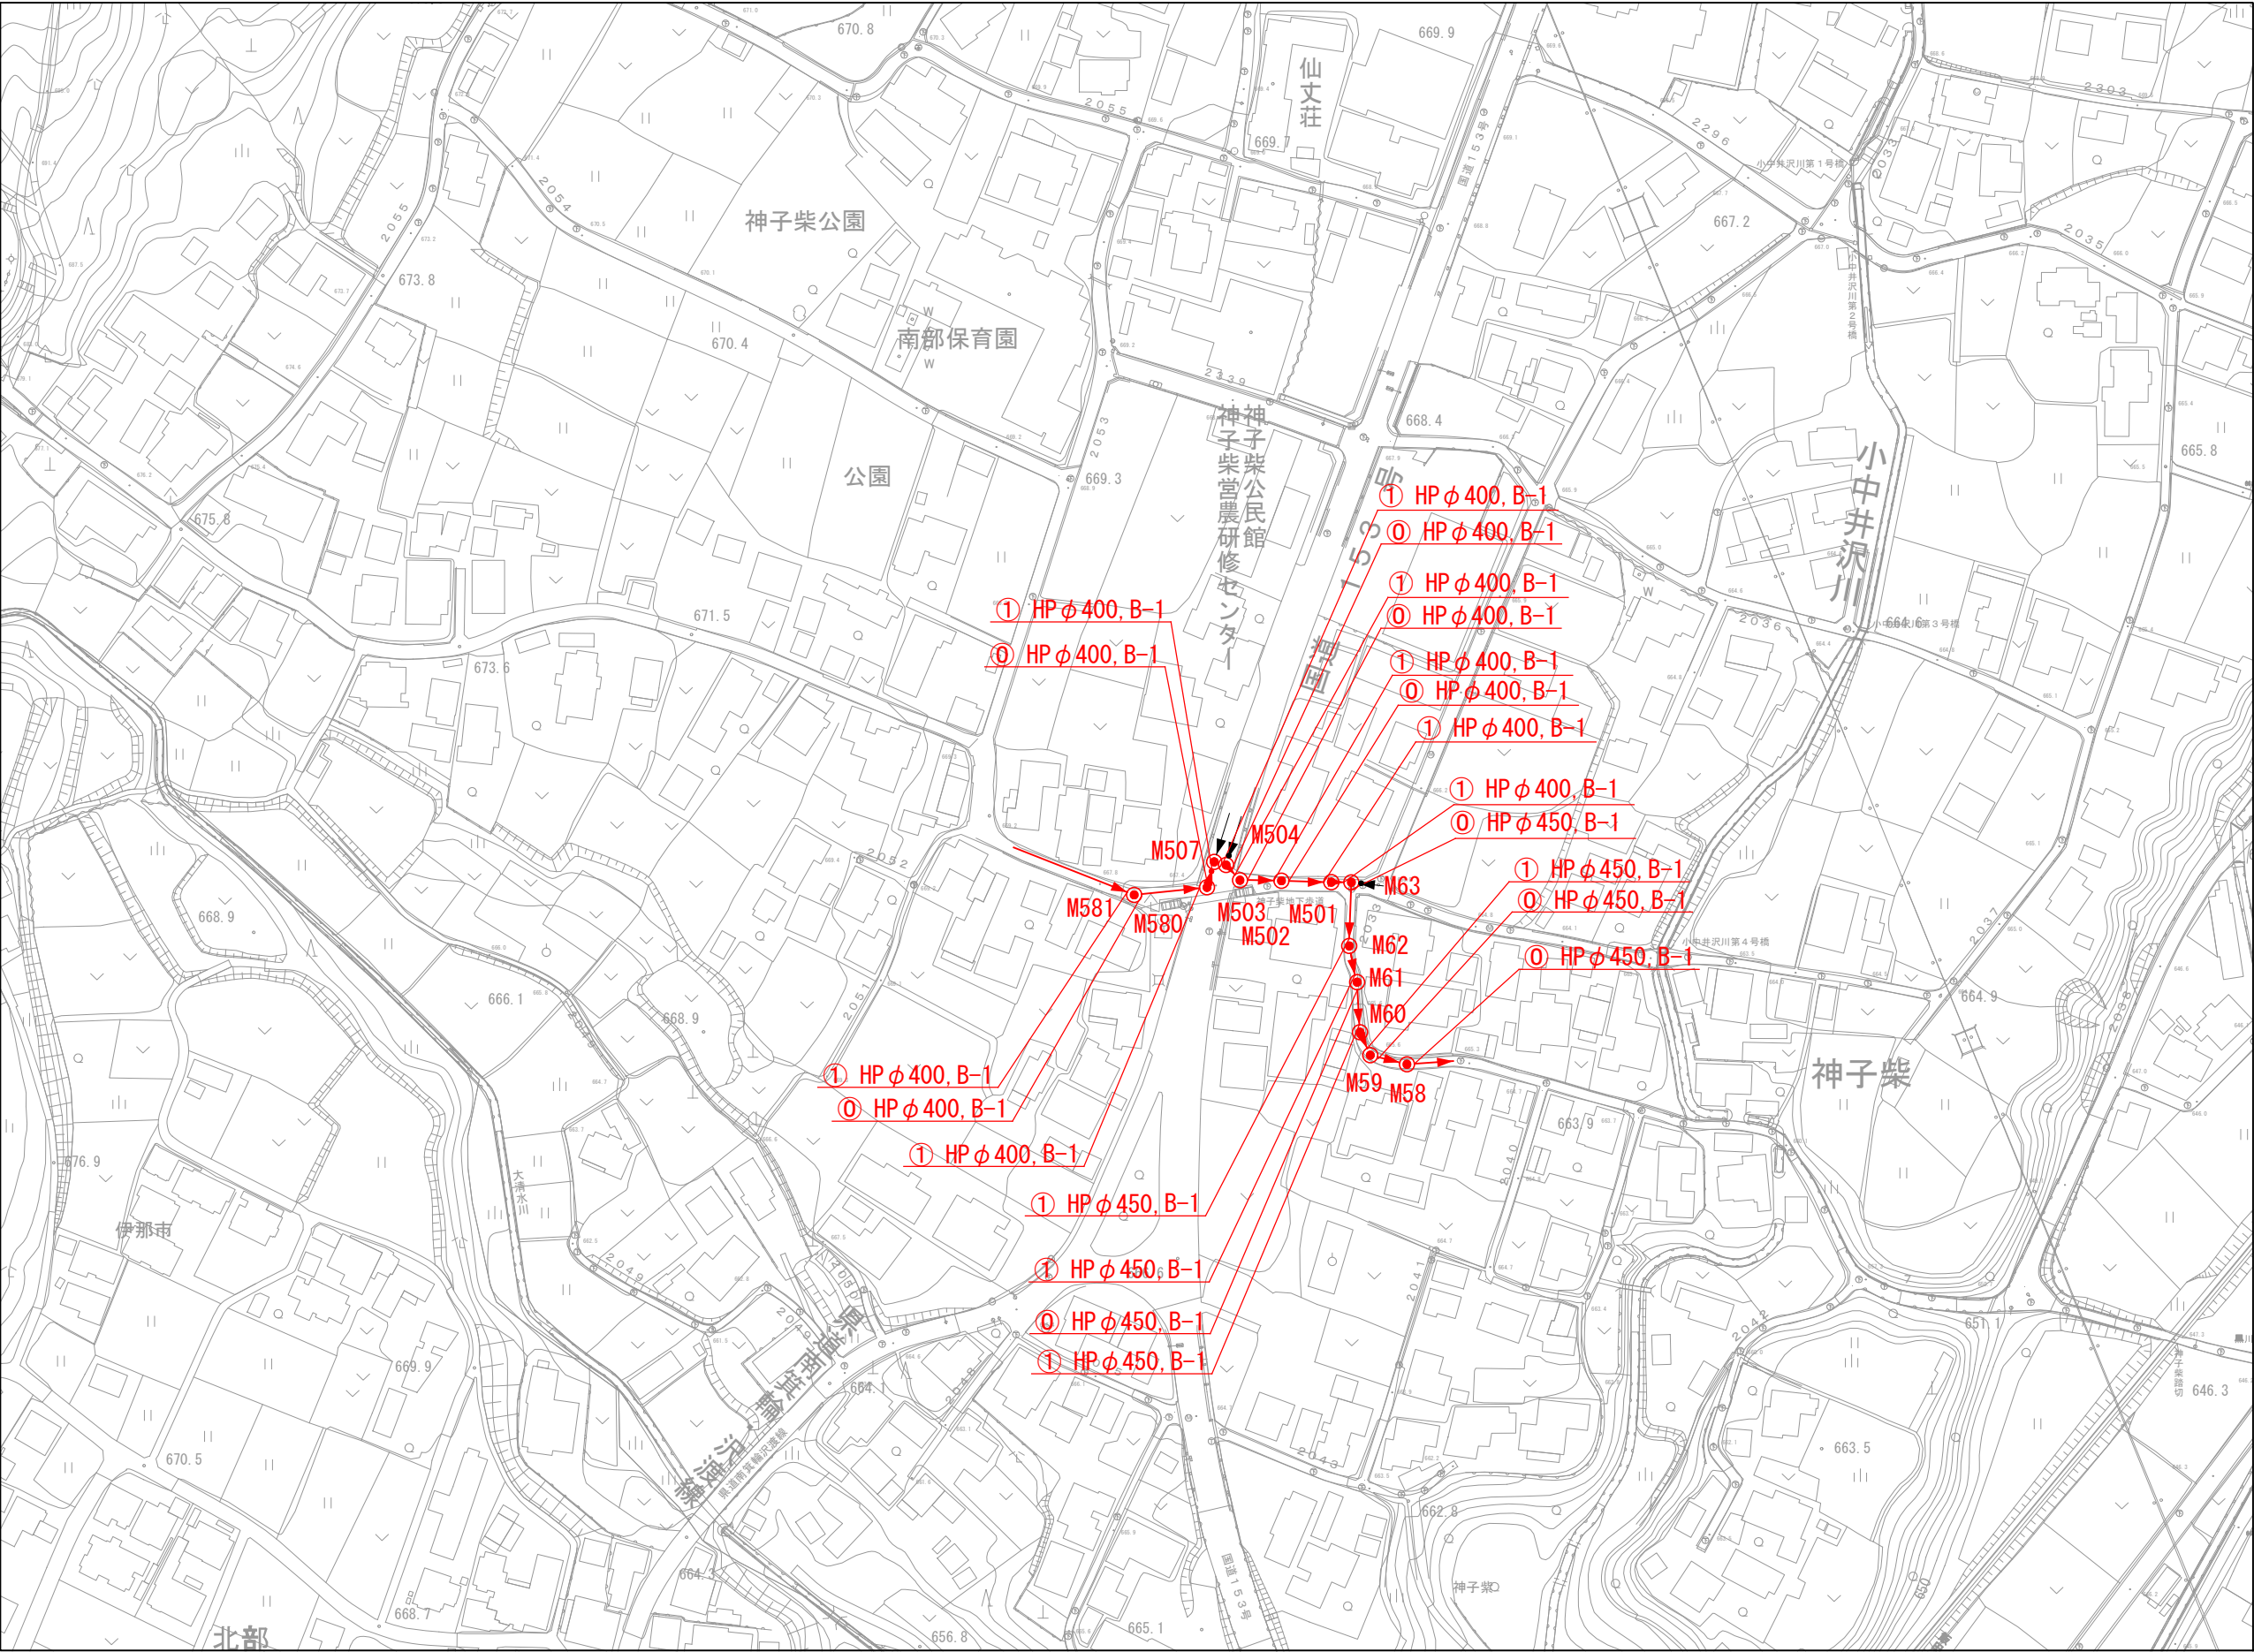

※①：流出管
※①～②：流入管(流出管から数えて時計回り)

工 法 凡 例	
種 別	
施工箇所：管口より半管以内 HP管	


記 号	種 別
●	1号マンホール
○	2号マンホール
⊙	3号マンホール
⊗	特殊マンホール
→	割管付マンホール

令和6年度繰越公共下水道 マンホール継手耐震改修工事その1	
平 面 図	縮 尺 1 : 1000
第 二 区	
上伊那郡南箕輪村神子柴	
村 長	課 長
監 査	設 計
製 図	
図面番号 全 3 葉 中 之 2 号	
南 箕 輪 村 役 場	

耐震化工法標準図

S=NON

(施工箇所:管口より半管以内)

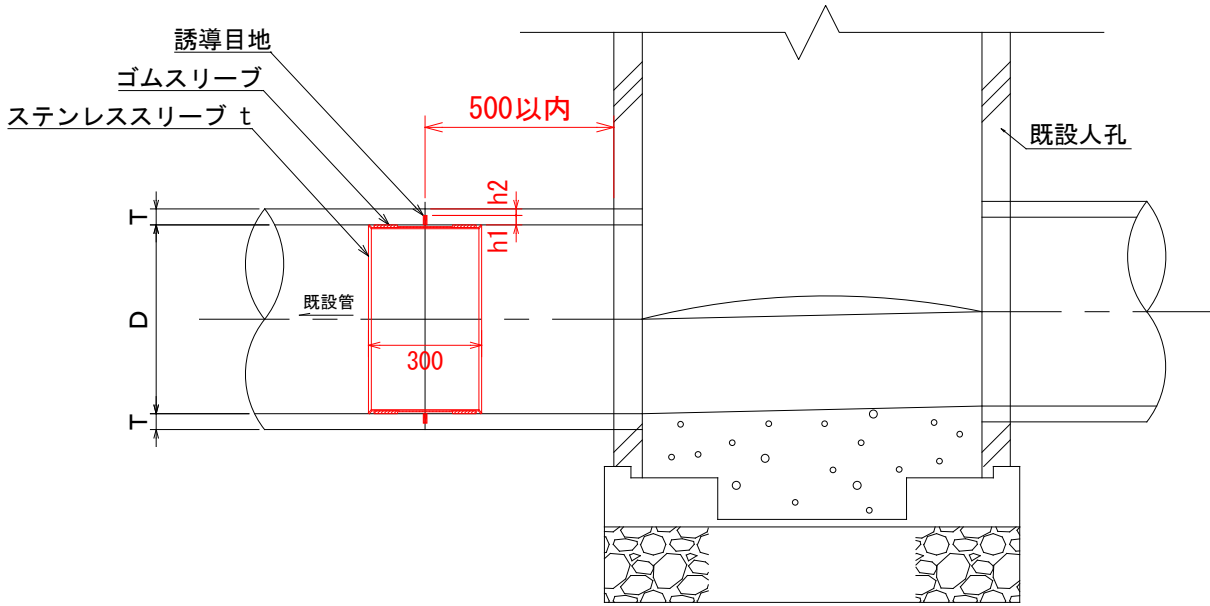

外圧管 寸法表



単位: mm

D	管種	T	h1	h2	t	備 考
200	外圧管	27	17	10	1.5	
250	外圧管	28	18	10	2.0	
300	外圧管	30	20	10	2.0	
350	外圧管	32	22	10	2.0	
400	外圧管	35	25	10	2.0	
450	外圧管	38	28	10	2.0	
500	外圧管	42	27	15	2.0	

h1: 誘導目地深
h2: 管厚残り代
t: ステンレススリーブ厚

保安設備図

S=NON

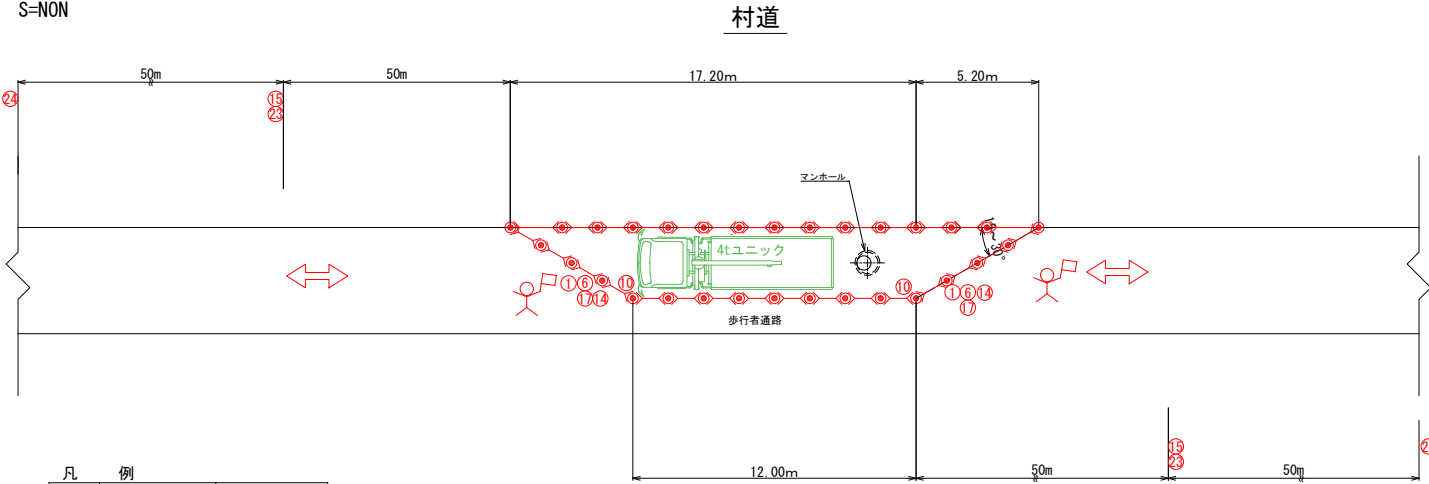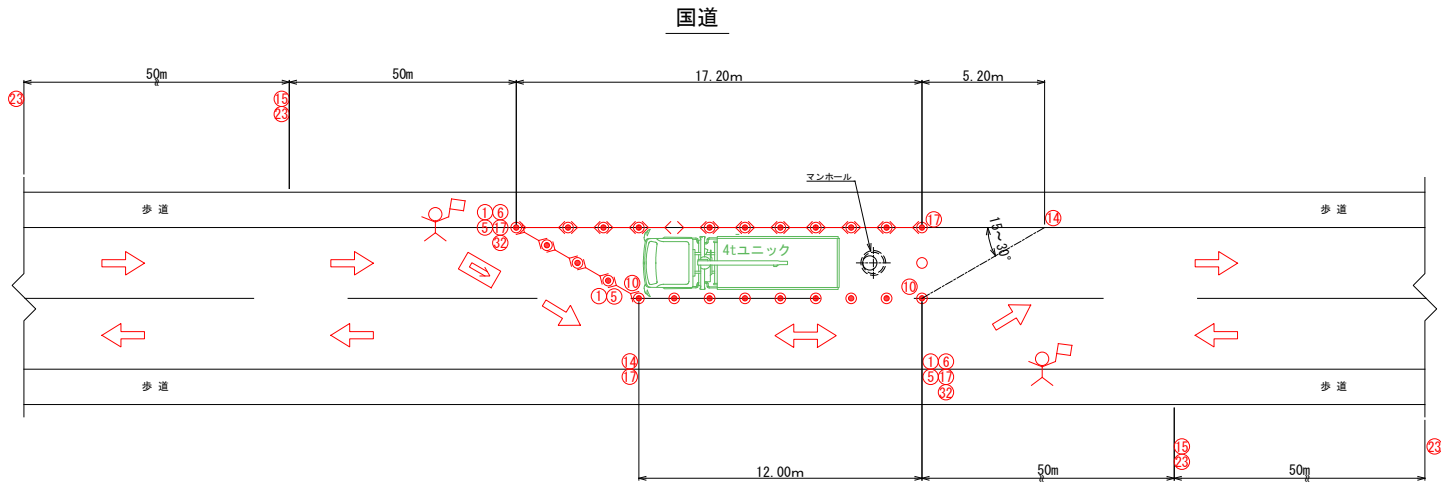

記号	区分	名称
①	警戒標識 (213)	道路工事中
②	規制標識 (329)	徐行
③	標示板	工事中看板
④	標示板	工事区間終り
⑤	標示板	片側交互通行
⑥	標示板	工事説明看板
⑦	道路標識 (501)	工事予告①
⑧	道路標識 (501)	工事予告②
⑨	歩 考	標示板 (停止位置)
〽	バリケード	A型バリケード
○	カラーコーン	A型バリケード
⦿	保安灯	赤色灯
⑩	保安灯	回転灯
Ⓜ	標 示 板	矢印板
⚡	交通誘導員	