



平面图

S=1:500

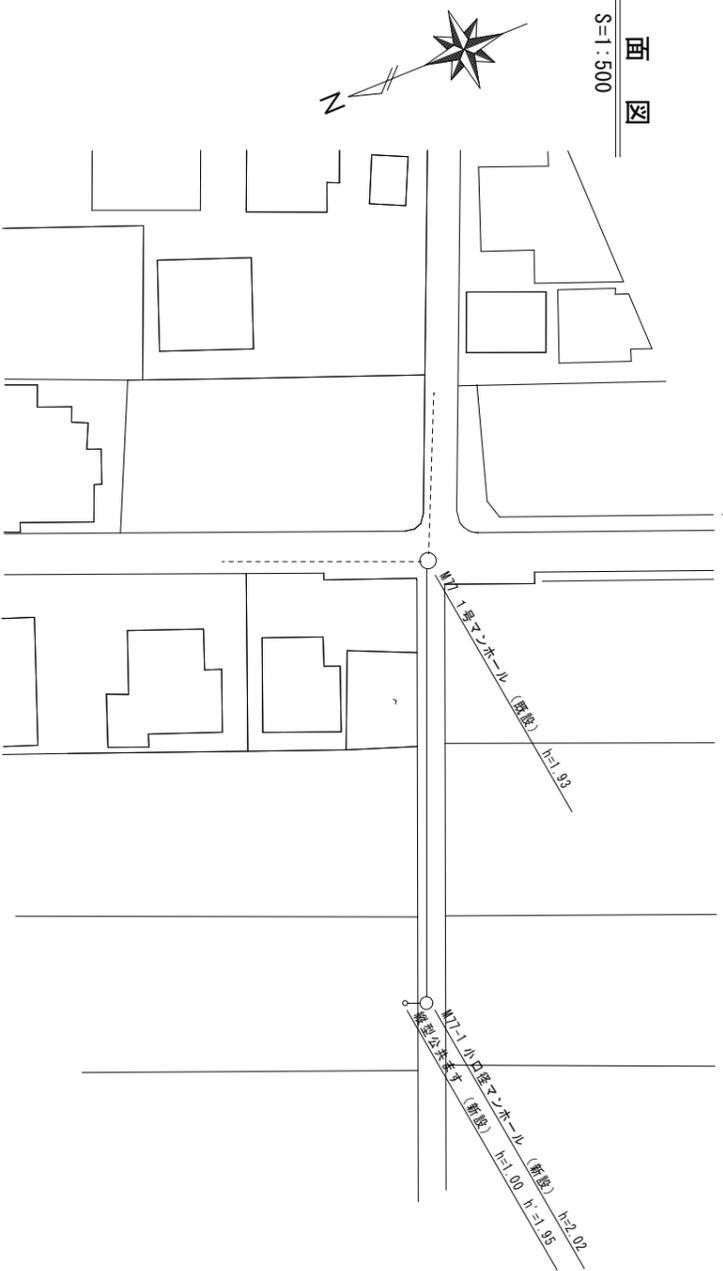


横断面图

M77 +46.20m

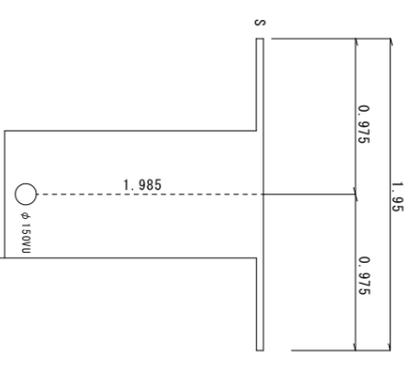


縦断面图

H=1:100 V=1:500

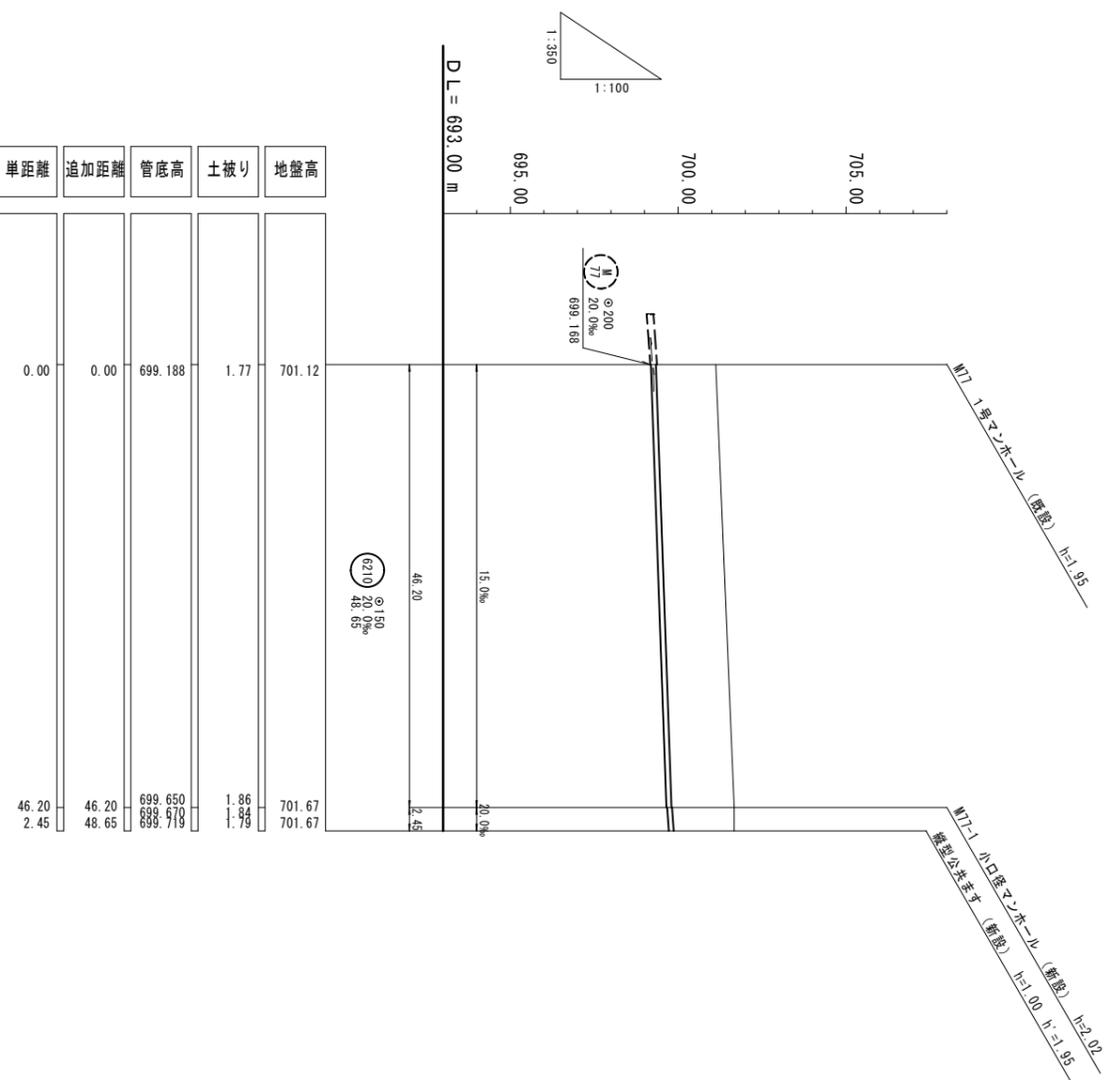

地盤高	土被り	管底高	追加距離	単距離
701.12	1.77	699.188	0.00	0.00
701.67	1.86	699.650	46.20	46.20
701.67	1.84	699.670	48.65	2.45
701.67	1.79	699.719		

位置图

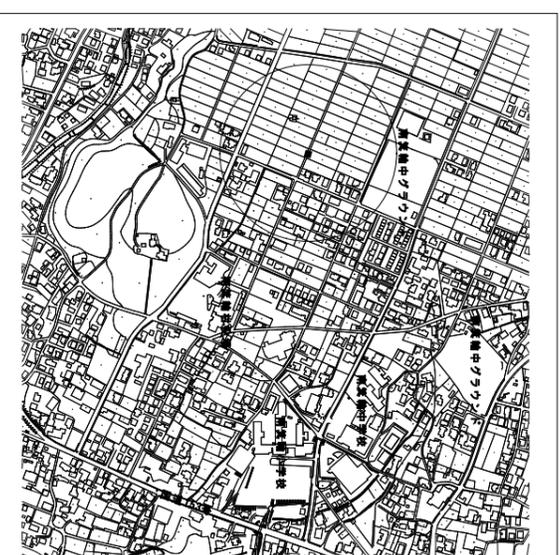

実施図

0210

令和 7 年度 公共下水道事業
平面图・縦断面图
縦断面图
縮尺 H=1:500
V=1:100
令和 7 年度 南宮橋地区下水道事業工事
上伊勢地区雨水輸送施設
村長 藤城 謙長 武井
照会 松澤 隆 中山 園 中山
図面番号 1 葉中之 1
南宮橋村役場